


3116 579 0700 118/96

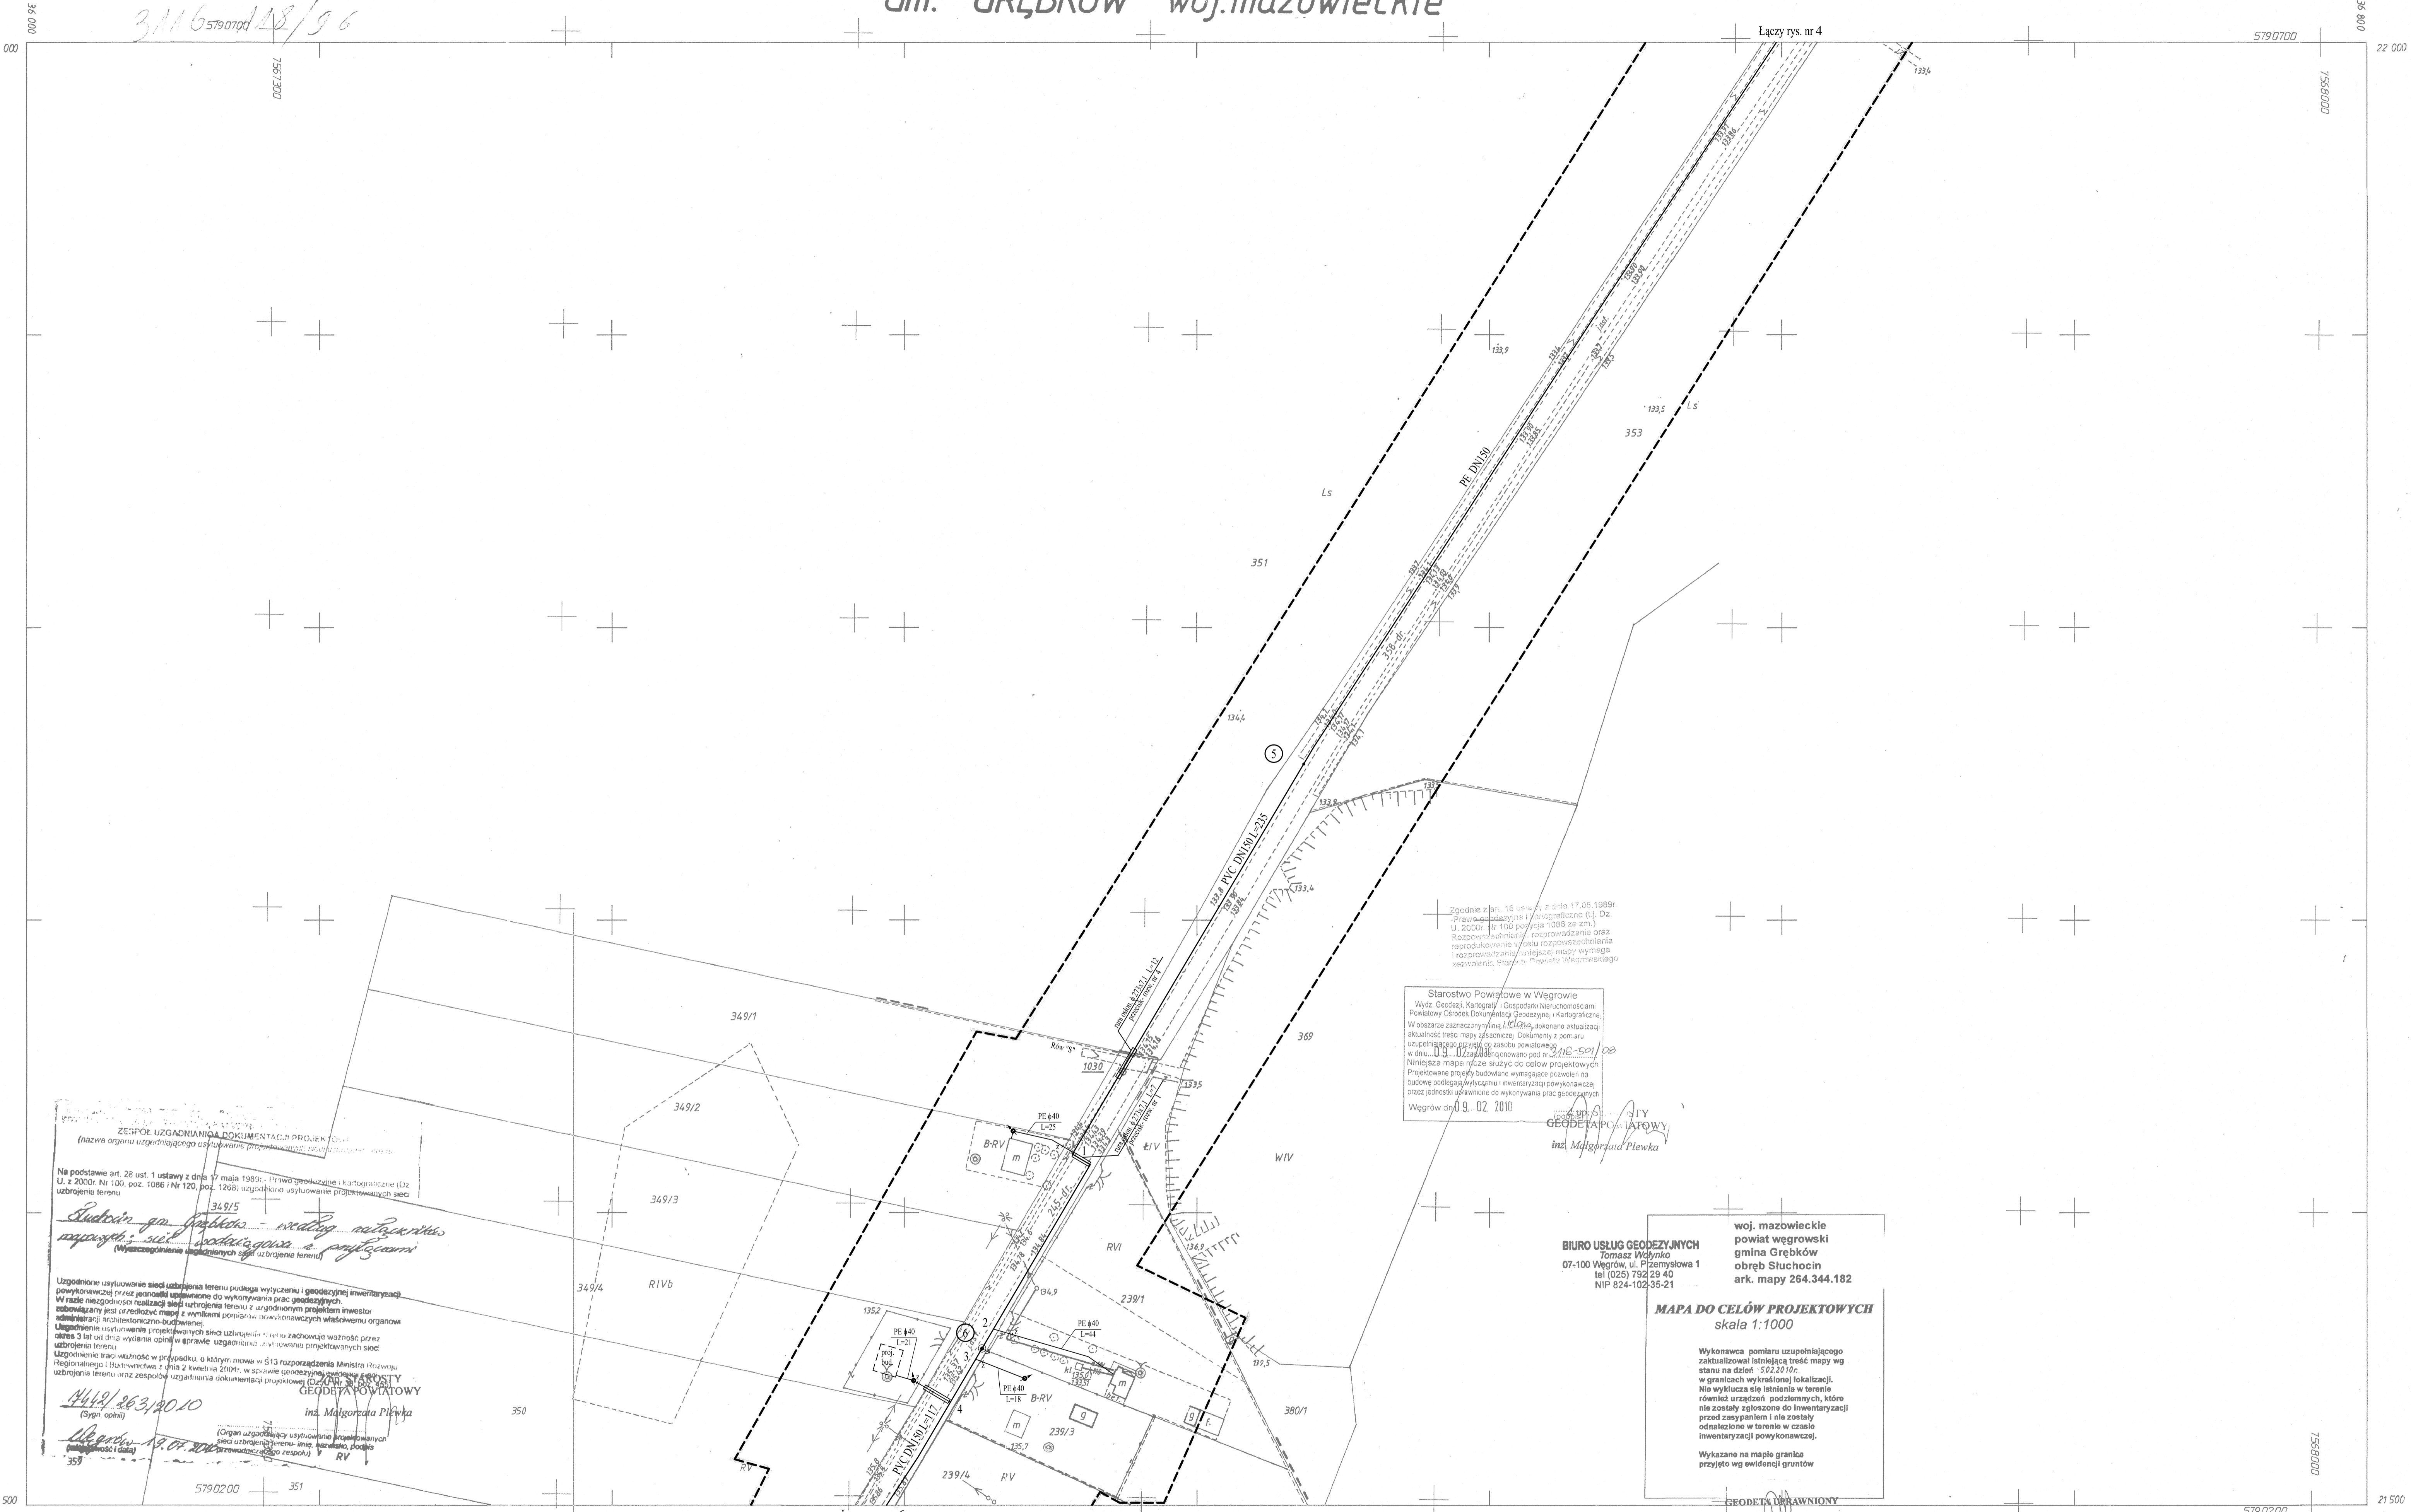

Zgodnie z art. 15 ust. 1 pkt 1 z dnia 17.05.1999r. Prawo Sądowe i Kartograficzne (tj. Dz. U. z 2000r. Nr 100, poz. 1086 i Nr 120, poz. 1268) uzgodniono użytkowanie projektowanych sieci uzbrojenia terenu.

Starostwo Powiatowe w Węgrowie
Wydz. Geodezji, Kartografii i Gospodarki Nieruchomościami
Powiatowy Ośrodek Dokumentacji Geodezyjno-Kartograficznej
W obszarze zaznaczonym na planie, dokonano aktualizacji aktualności treści mapy zasadniczej. Dokumenty z pomiaru uzupełniającego pomiaru z zakresu powiatowego w dniu 03.11.2010r. opublikowane pod nr 210-501/08. Niniejsza mapa może służyć do celów projektowych. Projektowane projekty budowlane wymagające pozwoleń na budowę podlegają wycieczce i inwentaryzacji powoławczej oraz jednolitej opinii do wykonywania prac geodezyjnych. Węgrowo dn. 09.02.2010

mgr inż. S. STY
GEODETA POWIATOWY
inż. Małgorzata Plewka

BIURO USŁUG GEODEZYJNYCH
Tomasz Wołynko
07-100 Węgrowo, ul. Piłsudskiego 1
tel (025) 792 29 40
NIP 824-102-35-21

woj. mazowieckie
powiat węgrowski
gmina Grębków
obręb Stuchocin
ark. mapy 264.344.182

MAPA DO CELÓW PROJEKTOWYCH
skala 1:1000


Wykonawca pomiaru uzupełniającego zaktualizował istniejącą treść mapy wg stanu na dzień 30.12.2010r. w granicach wykreślonej lokalizacji. Nie wyklucza się istnienia w terenie również urządzeń podziemnych, które nie zostały zgłoszone do inwentaryzacji przed zasypaniem i nie zostały odnotowane w terenie w czasie inwentaryzacji powoławczej.

Wykazano na mapie granice przyjęte wg ewidencji gruntów

GEODETA POWIATOWY
mgr inż. Tomasz Wołynko
Uprawnienia zawodowe
nr 15650

BIURO USŁUG TECHNICZNYCH	
Objekt: Wodociąg grupowy "Grębków"	
Zadanie: Sieć wodociągowa z przyłączami Stuchocin gm. Grębków	
Projektował: Krzysztof Kruk	Skala 1:1000
Upr. 61.4224/14/13/81	Nr rys. 5
Opracował: Paweł Kruk	

MAPA ZASADNICZA
Zakładana w r. 1994 przez
BIURO USŁUG GEODEZYJNYCH W WĘGROWIE

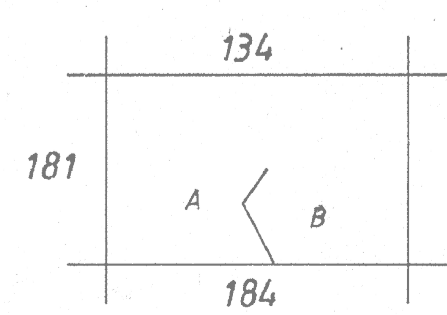

A. Gm. GREBKÓW woj. mazowieckie
wieś: Stuchocin
B. Gm. GREBKÓW woj. mazowieckie
wieś: Nowa Sucha

---	zakres opracowania geodezyjnego	HP-1	hydrant przeciwpożarowy nadziemny
—	sieć wodociągowa	—	zasawa wodociągowa
—	przyłącza wodociągowe	—	studzienka wodomierzowa
-x-x-x-	istn. uzbrojenie do likwidacji	—	rura osłonowa
		⊙	węzeł wodociągowy
		i	punkty trasy określone współrzędnymi

264.344.182
1:1000